



Planta Baixa Hidráulica – Aliment.
Área Intervenção: 30,00 m2
Escala1/30


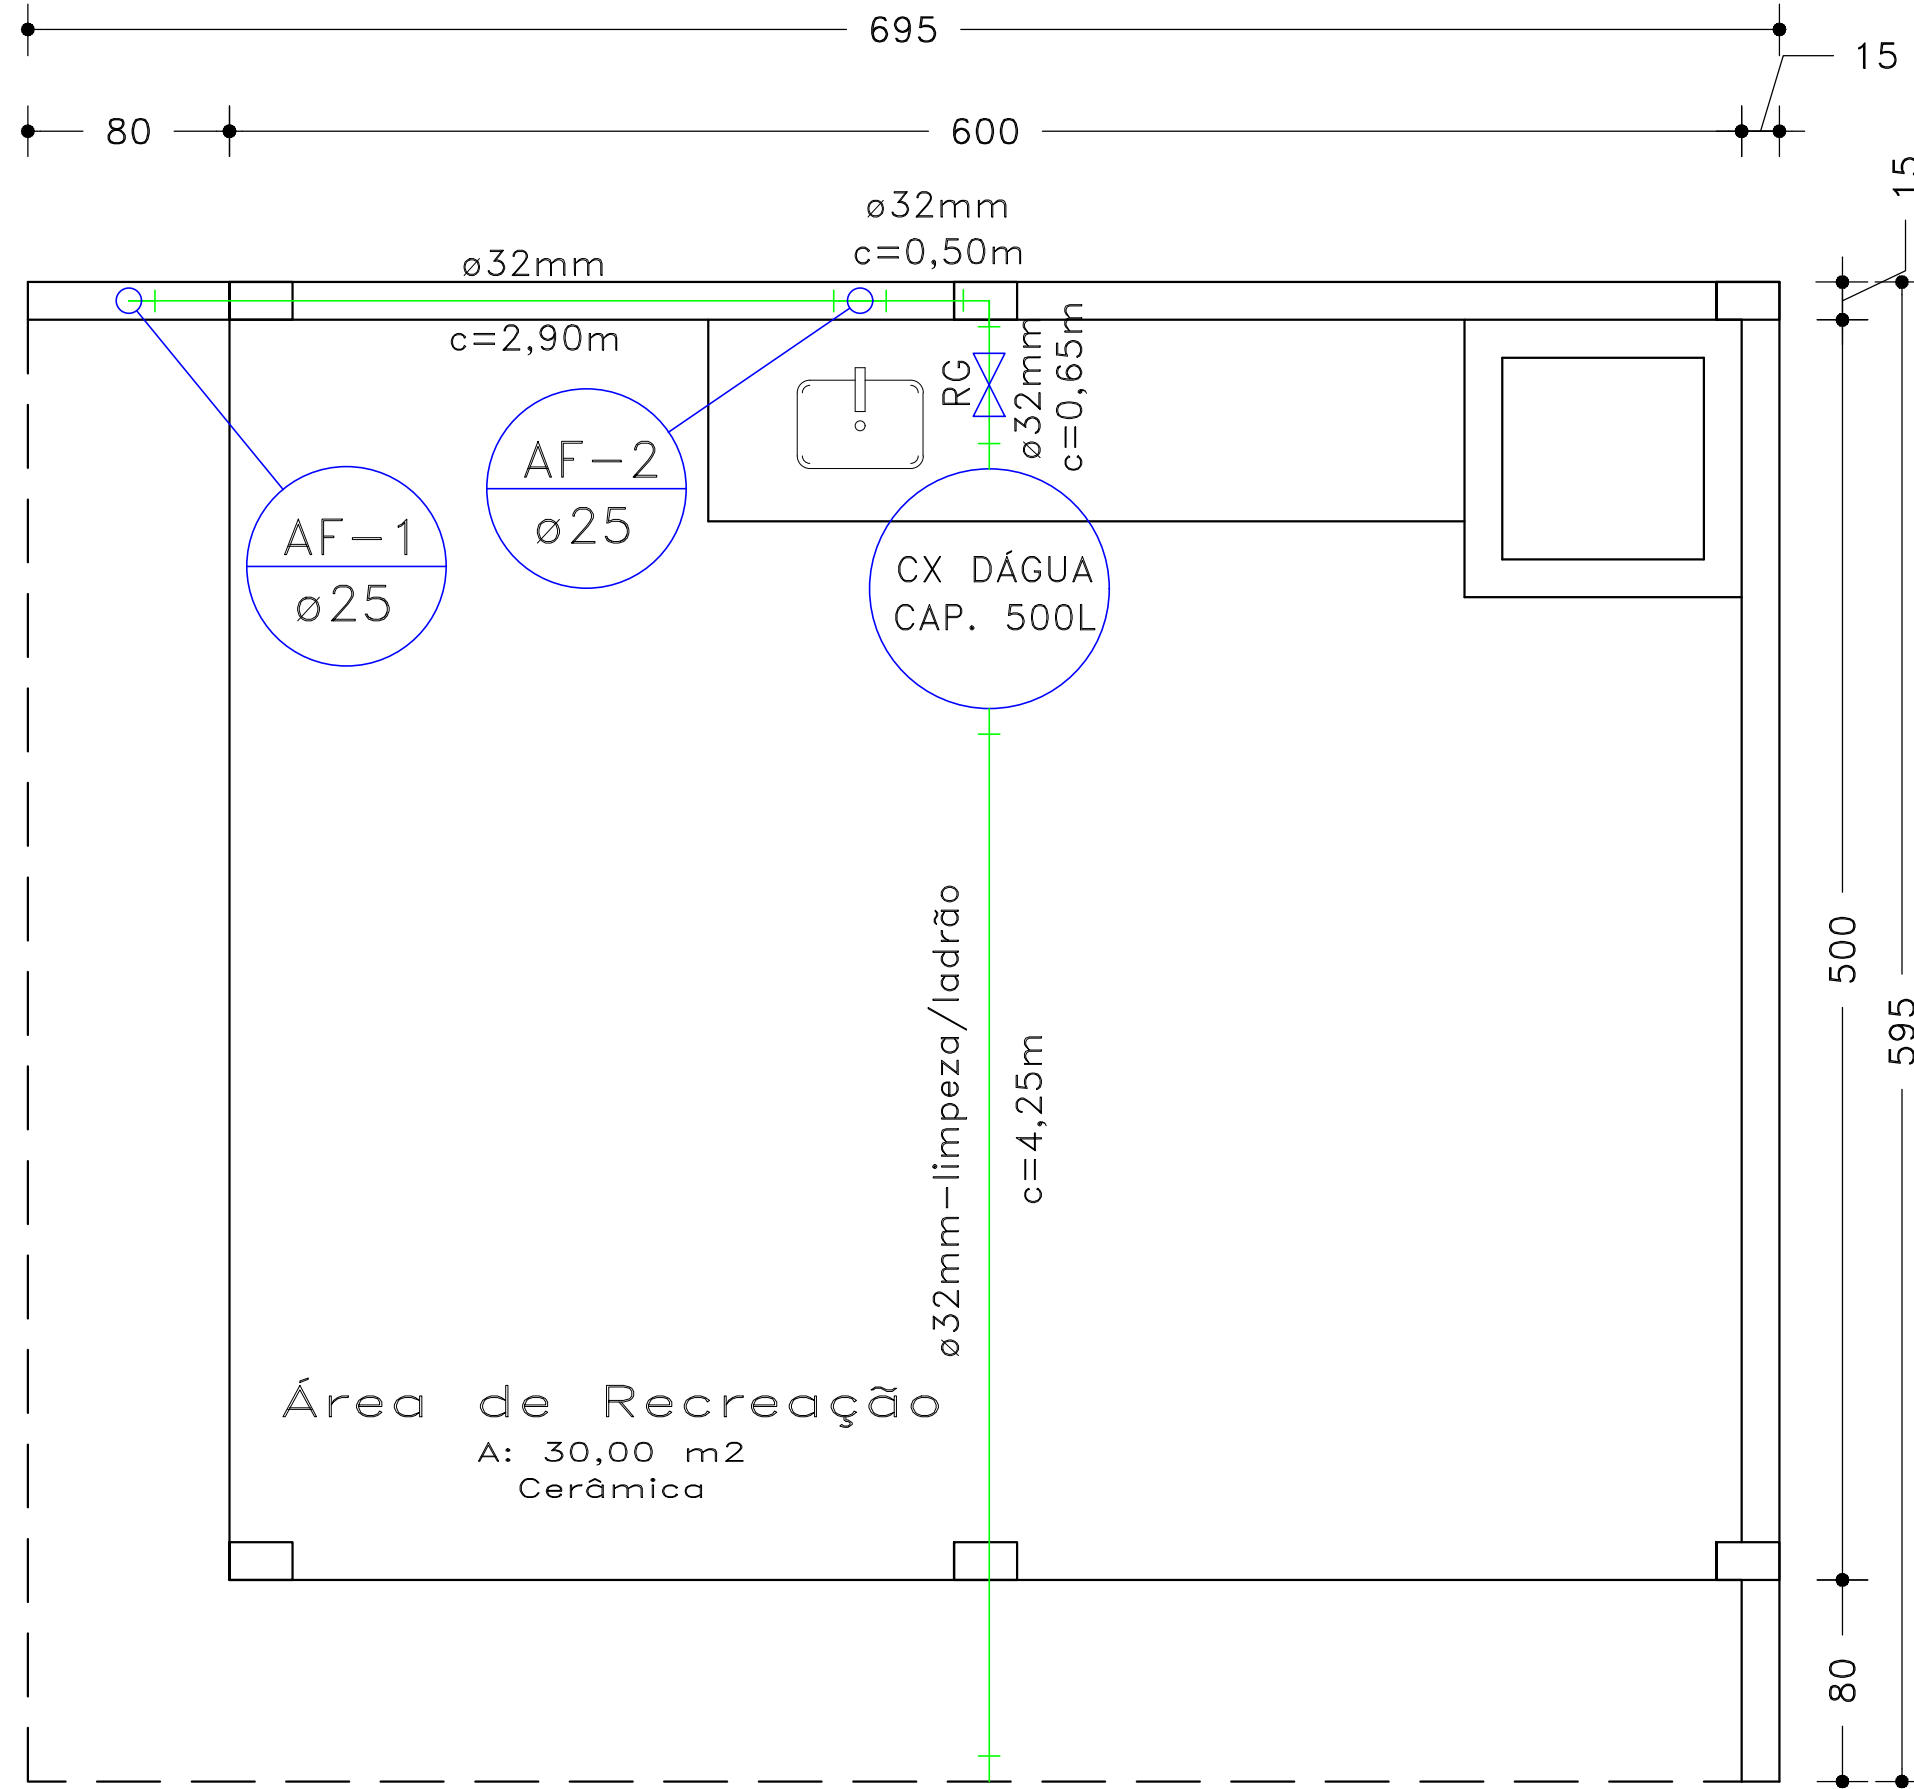


Planta Baixa Hidráulica – Distrib.
Área Intervenção: 30,00 m2
Escala1/30

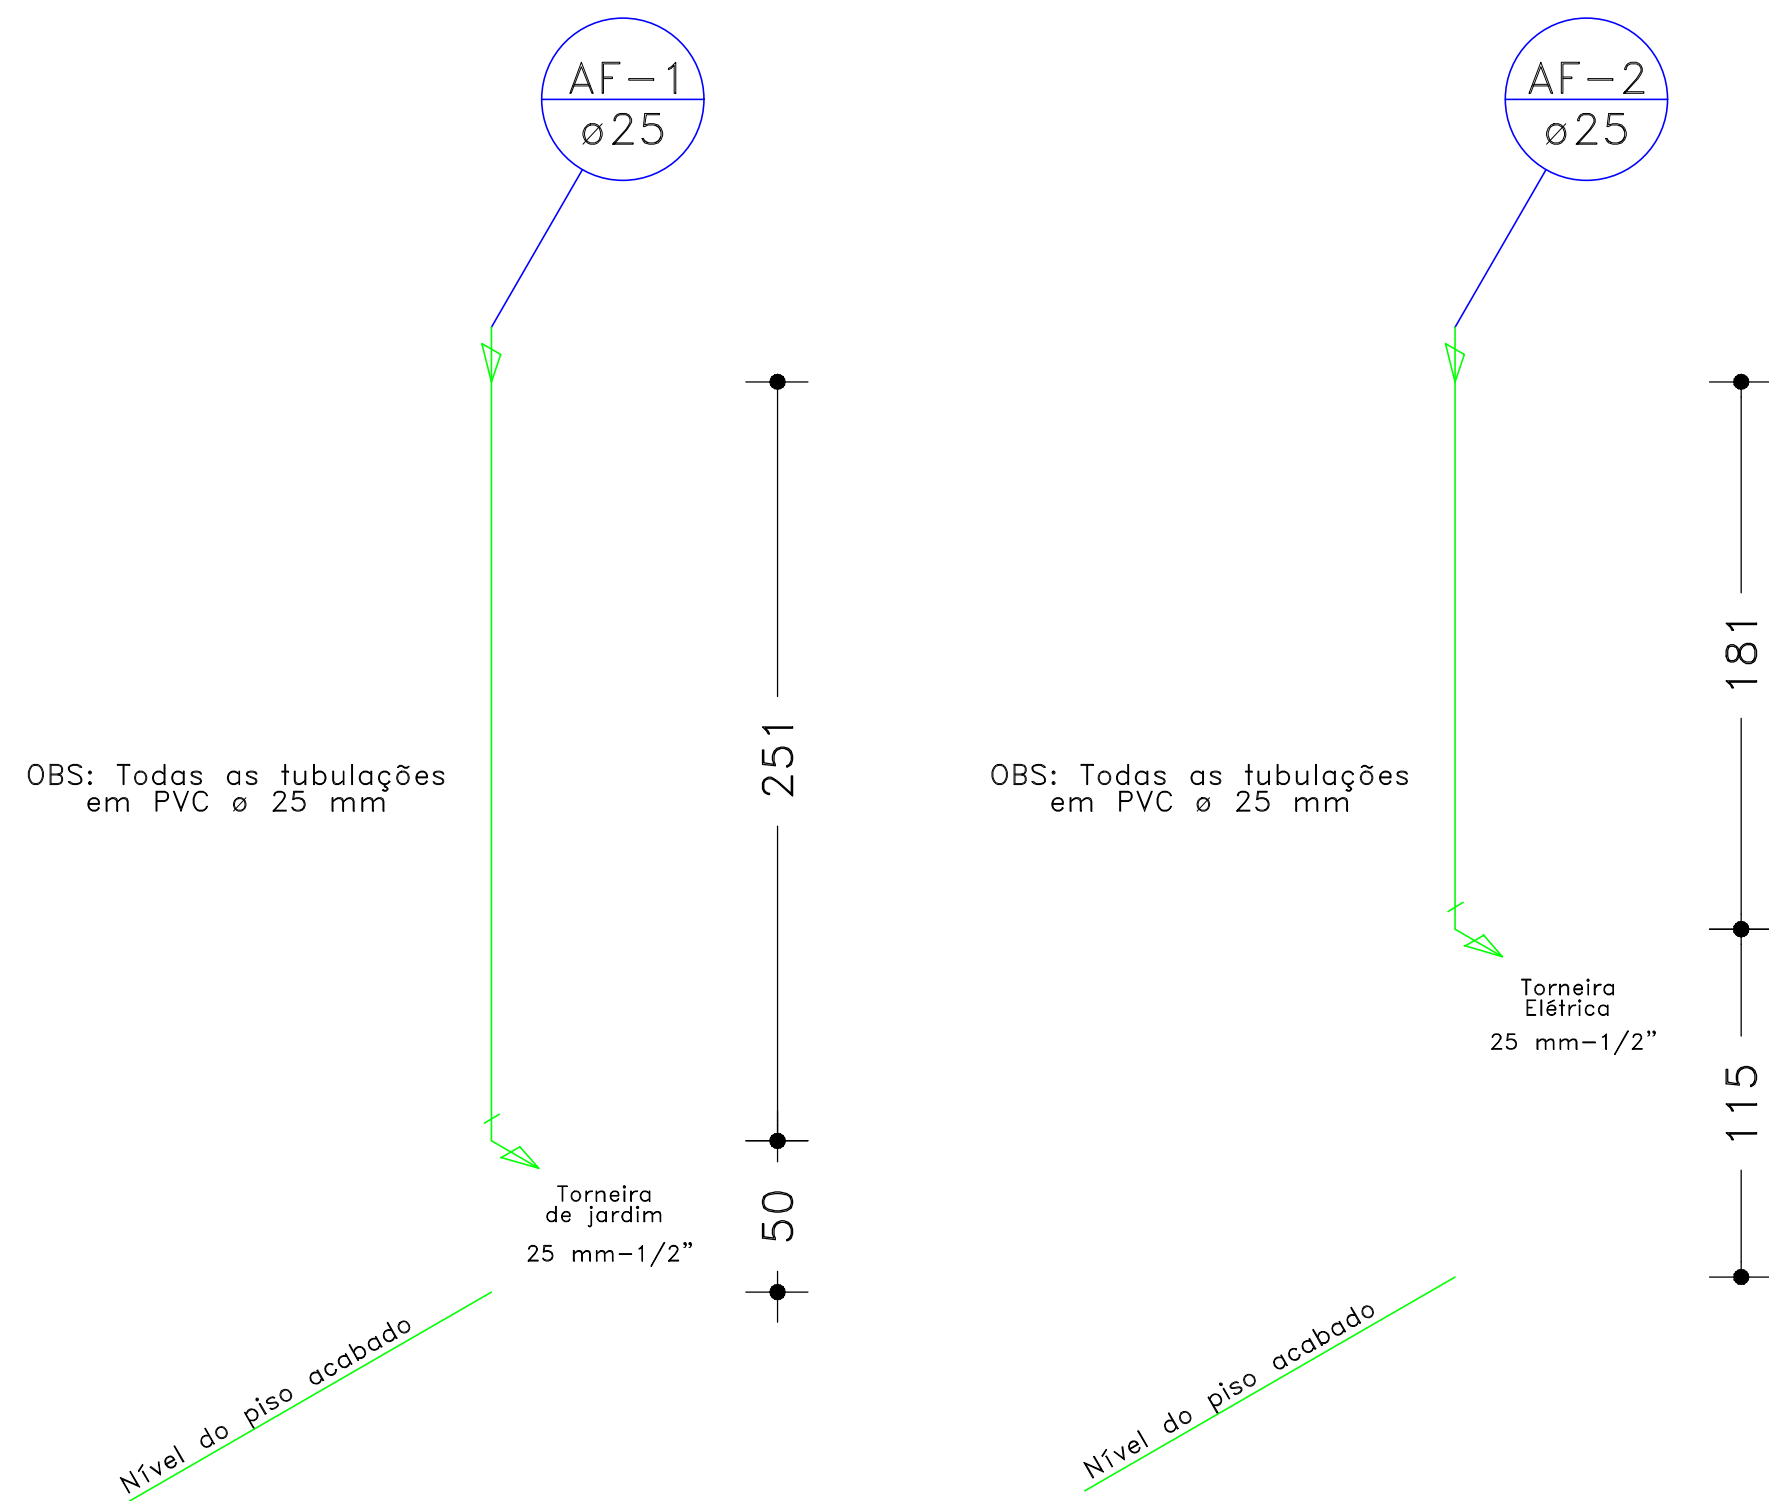

Detalhes Isométricos
Escala1/25

Detalhe Ligação de Caixa d'água Polietileno
Sem Escala

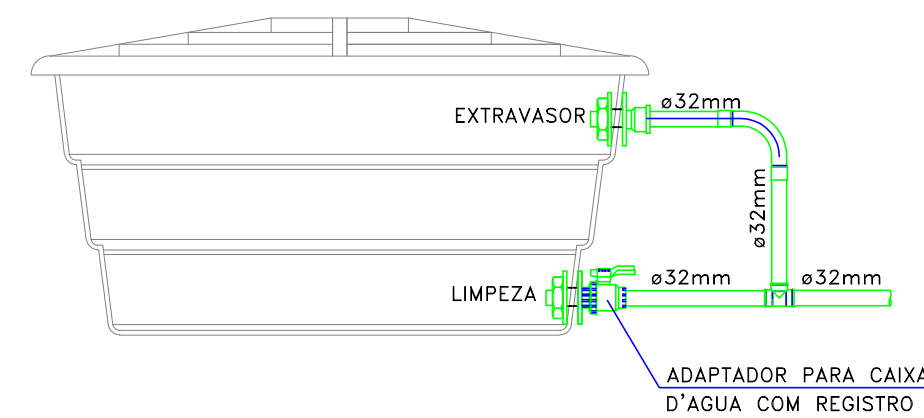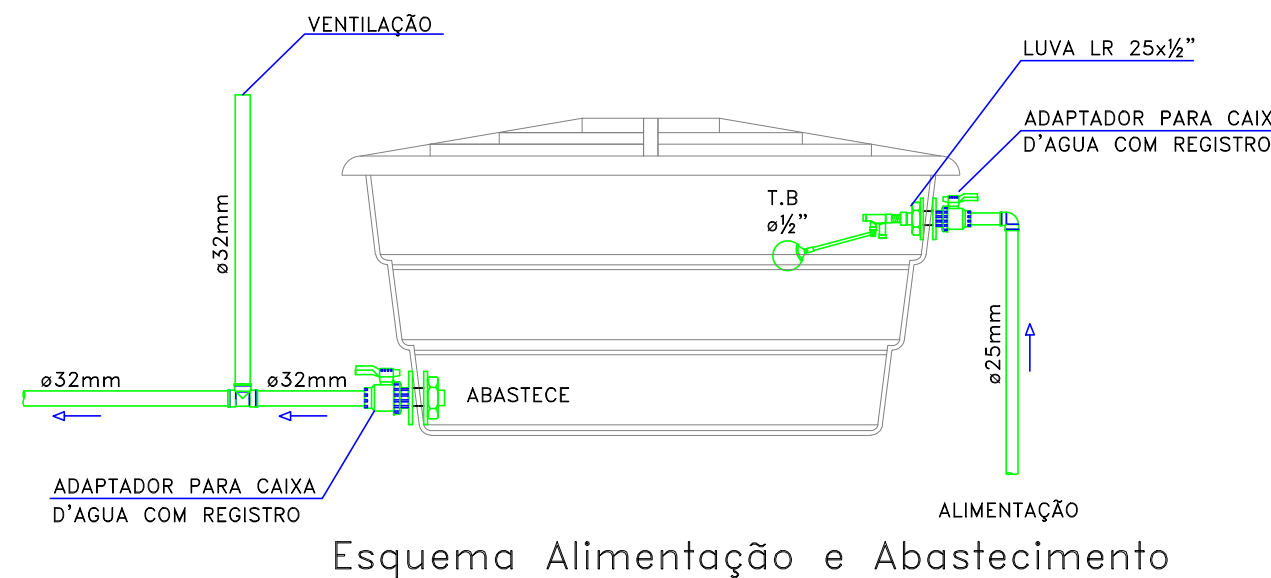

LEGENDA	
	Joelho 90° com bucha de latão
	Tê 90°
	Joelho 90°
	Coluna
	Registro de gaveta PVC
	Tubulação Água Fria

<div>Estado de Santa Catarina Prefeitura Municipal de Luiz Alves</div>		
Data Março/2024	Projeto Ampliação e Adequação na Sede do Corpo de Bombeiros de Luiz Alves	Conteúdo da folha Planta baixa - Hidráulica
Escala Indicada	Local Av Ver. José Augusto Köhler, 185 Vila do Salto - Luiz Alves/SC	Isométricos Detalhes
Arquivo	Prefeitura Municipal	Projeto
Desenho Alexandre	Marcos Pedro Veber Prefeito Municipal	Alexandre Bueno de Lacerda Engº Civil - CREA SC 181484-9
Folha 02/02		