


Planta Baixa PPCI
Escala1/50

DETALHE - EXTINTORES
Com sinalização de parede

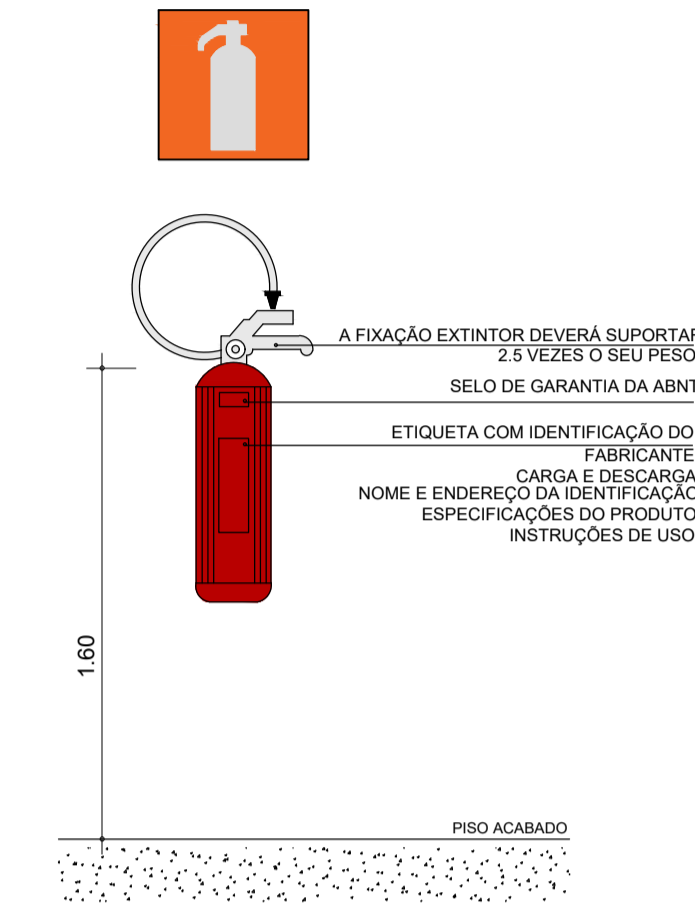

QUADROS DE SIMBOLOGIA E LEGENDAS

SISTEMA PREVENTIVO POR EXTINTORES	
	EXTINTOR DE PÓ QUÍMICO - (PQS) - Altura de 1,60 m Sinalização de coluna ou parede conforme memorial descritivo



Estado de Santa Catarina
Prefeitura Municipal de Luiz Alves

Data Dezembro/2023	Projeto Elétrica Reforma Antiga UBS Vila do Salto	Conteúdo da folha Planta Baixa Indicação de Materiais Detalhes
Escala Indicada	Local Rodovia SC-414, 5774 Vila do Salto - Luiz Alves / SC	
Arquivo		
Desenho Alexandre	Prefeitura Municipal	Projeto
ART		
Folha Única	Marcos Pedro Veber Prefeito Municipal	Alexandre Bueno de Lacerda Engº Civil - CREA SC 181484-9