
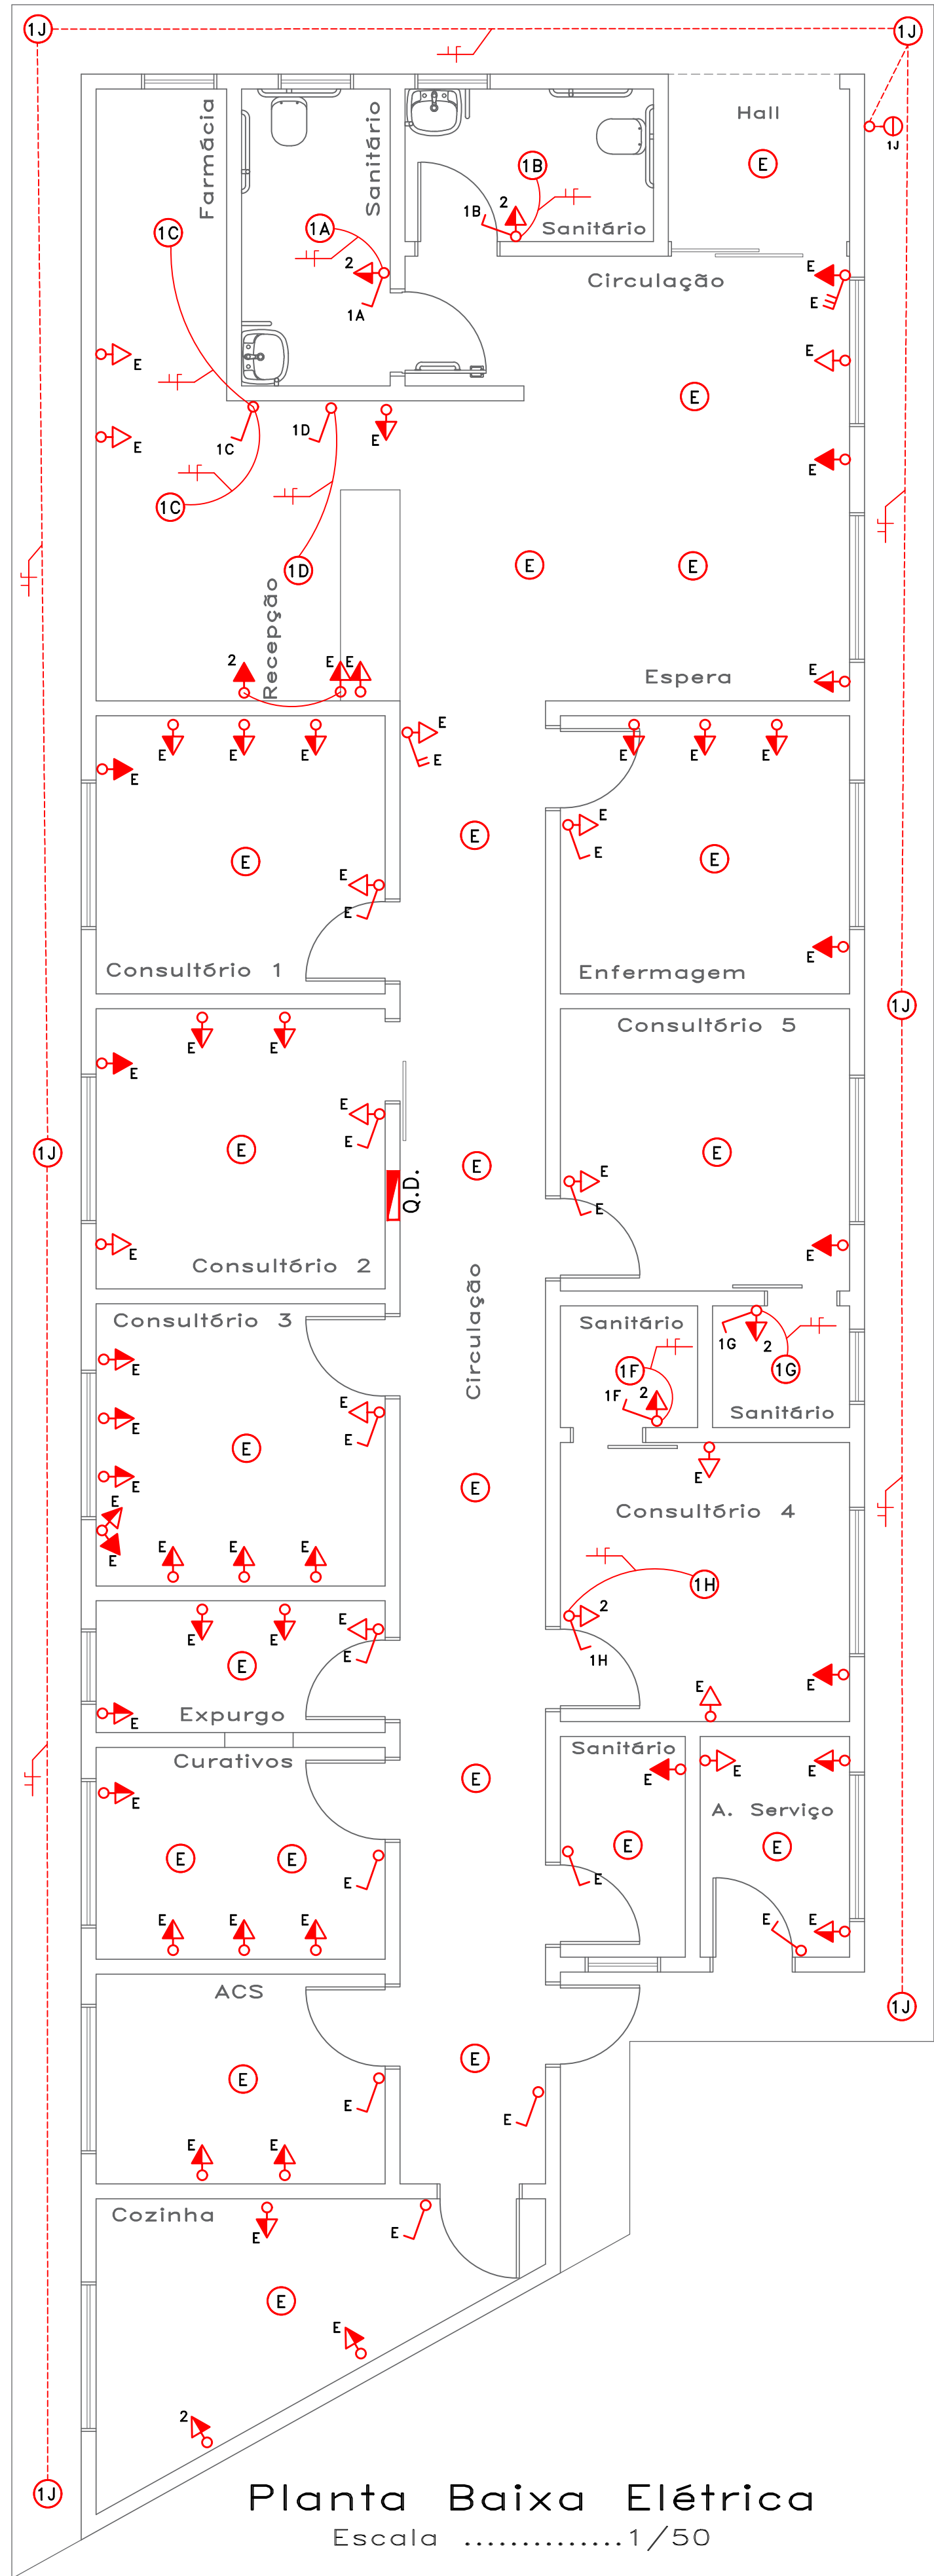


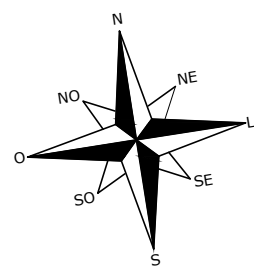

Planta Baixa Elétrica
Escala1/50

LEGENDA

- CONDUTOR FASE
- CONDUTOR NEUTRO
- CONDUTOR RETORNO
- TOMADA MONOFÁSICA (2P)
250V – h=30cm
- TOMADA MONOFÁSICA (2P)
250V – h=110cm
- TOMADA MONOFÁSICA (2P)
250V – h=210cm
- INTERRUPTOR SIMPLES 1 TECLA
- INTERRUPTOR SIMPLES 2 TECLAS
- INTERRUPTOR SIMPLES 3 TECLAS
- FOTOCÉLULA
- QUADRO DE DISTRIBUIÇÃO
Q.D.
- SOQUETE PLAFON BRANCO
LÂMPADA LED E27 20W
- ELETRODUTO PVC FLEXÍVEL CORRUGADO (TETO)
- FIAÇÃO FIXADA NO FORRO DO BEIRAL COM USO DE MIGUELÃO

OBSERVAÇÕES

- CIRCUITO 1: ILUMINAÇÃO – CONECTAR À REDE EXISTENTE, PREVER INTERRUPTORES E LUMINÁRIAS NOVOS NOS LOCAIS INDICADOS
- CIRCUITO 2: TOMADAS – CONECTAR À REDE EXISTENTE, PREVER TOMADAS NOVAS NOS LOCAIS INDICADOS
- CIRCUITO E: ILUMINAÇÃO E TOMADAS EXISTENTES – PREVER APENAS TROCA DE INTERRUPTORES, TOMADAS E LUMINÁRIAS POR PEÇAS NOVAS, NOS LOCAIS JÁ EXISTENTES CONFORME INDICADO



Estado de Santa Catarina
Prefeitura Municipal de Luiz Alves

Data Dezembro/2023	Projeto Elétrica Reforma Antiga UBS Vila do Salto	Conteúdo da folha Planta baixa elétrica
Escala Indicada	Local Rodovia SC-414, 5774 Vila do Salto - Luiz Alves / SC	
Arquivo		
Desenho Alexandre	Prefeitura Municipal	Projeto
ART		
Folha Única	Marcos Pedro Veber Prefeito Municipal	Alexandre Bueno de Lacerda Engº Civil - CREA SC 181484-9